

PLANTA BAIXA DRENAGEM - NOVA ESCOLA FORTUNATA
ESCALA: 1:200

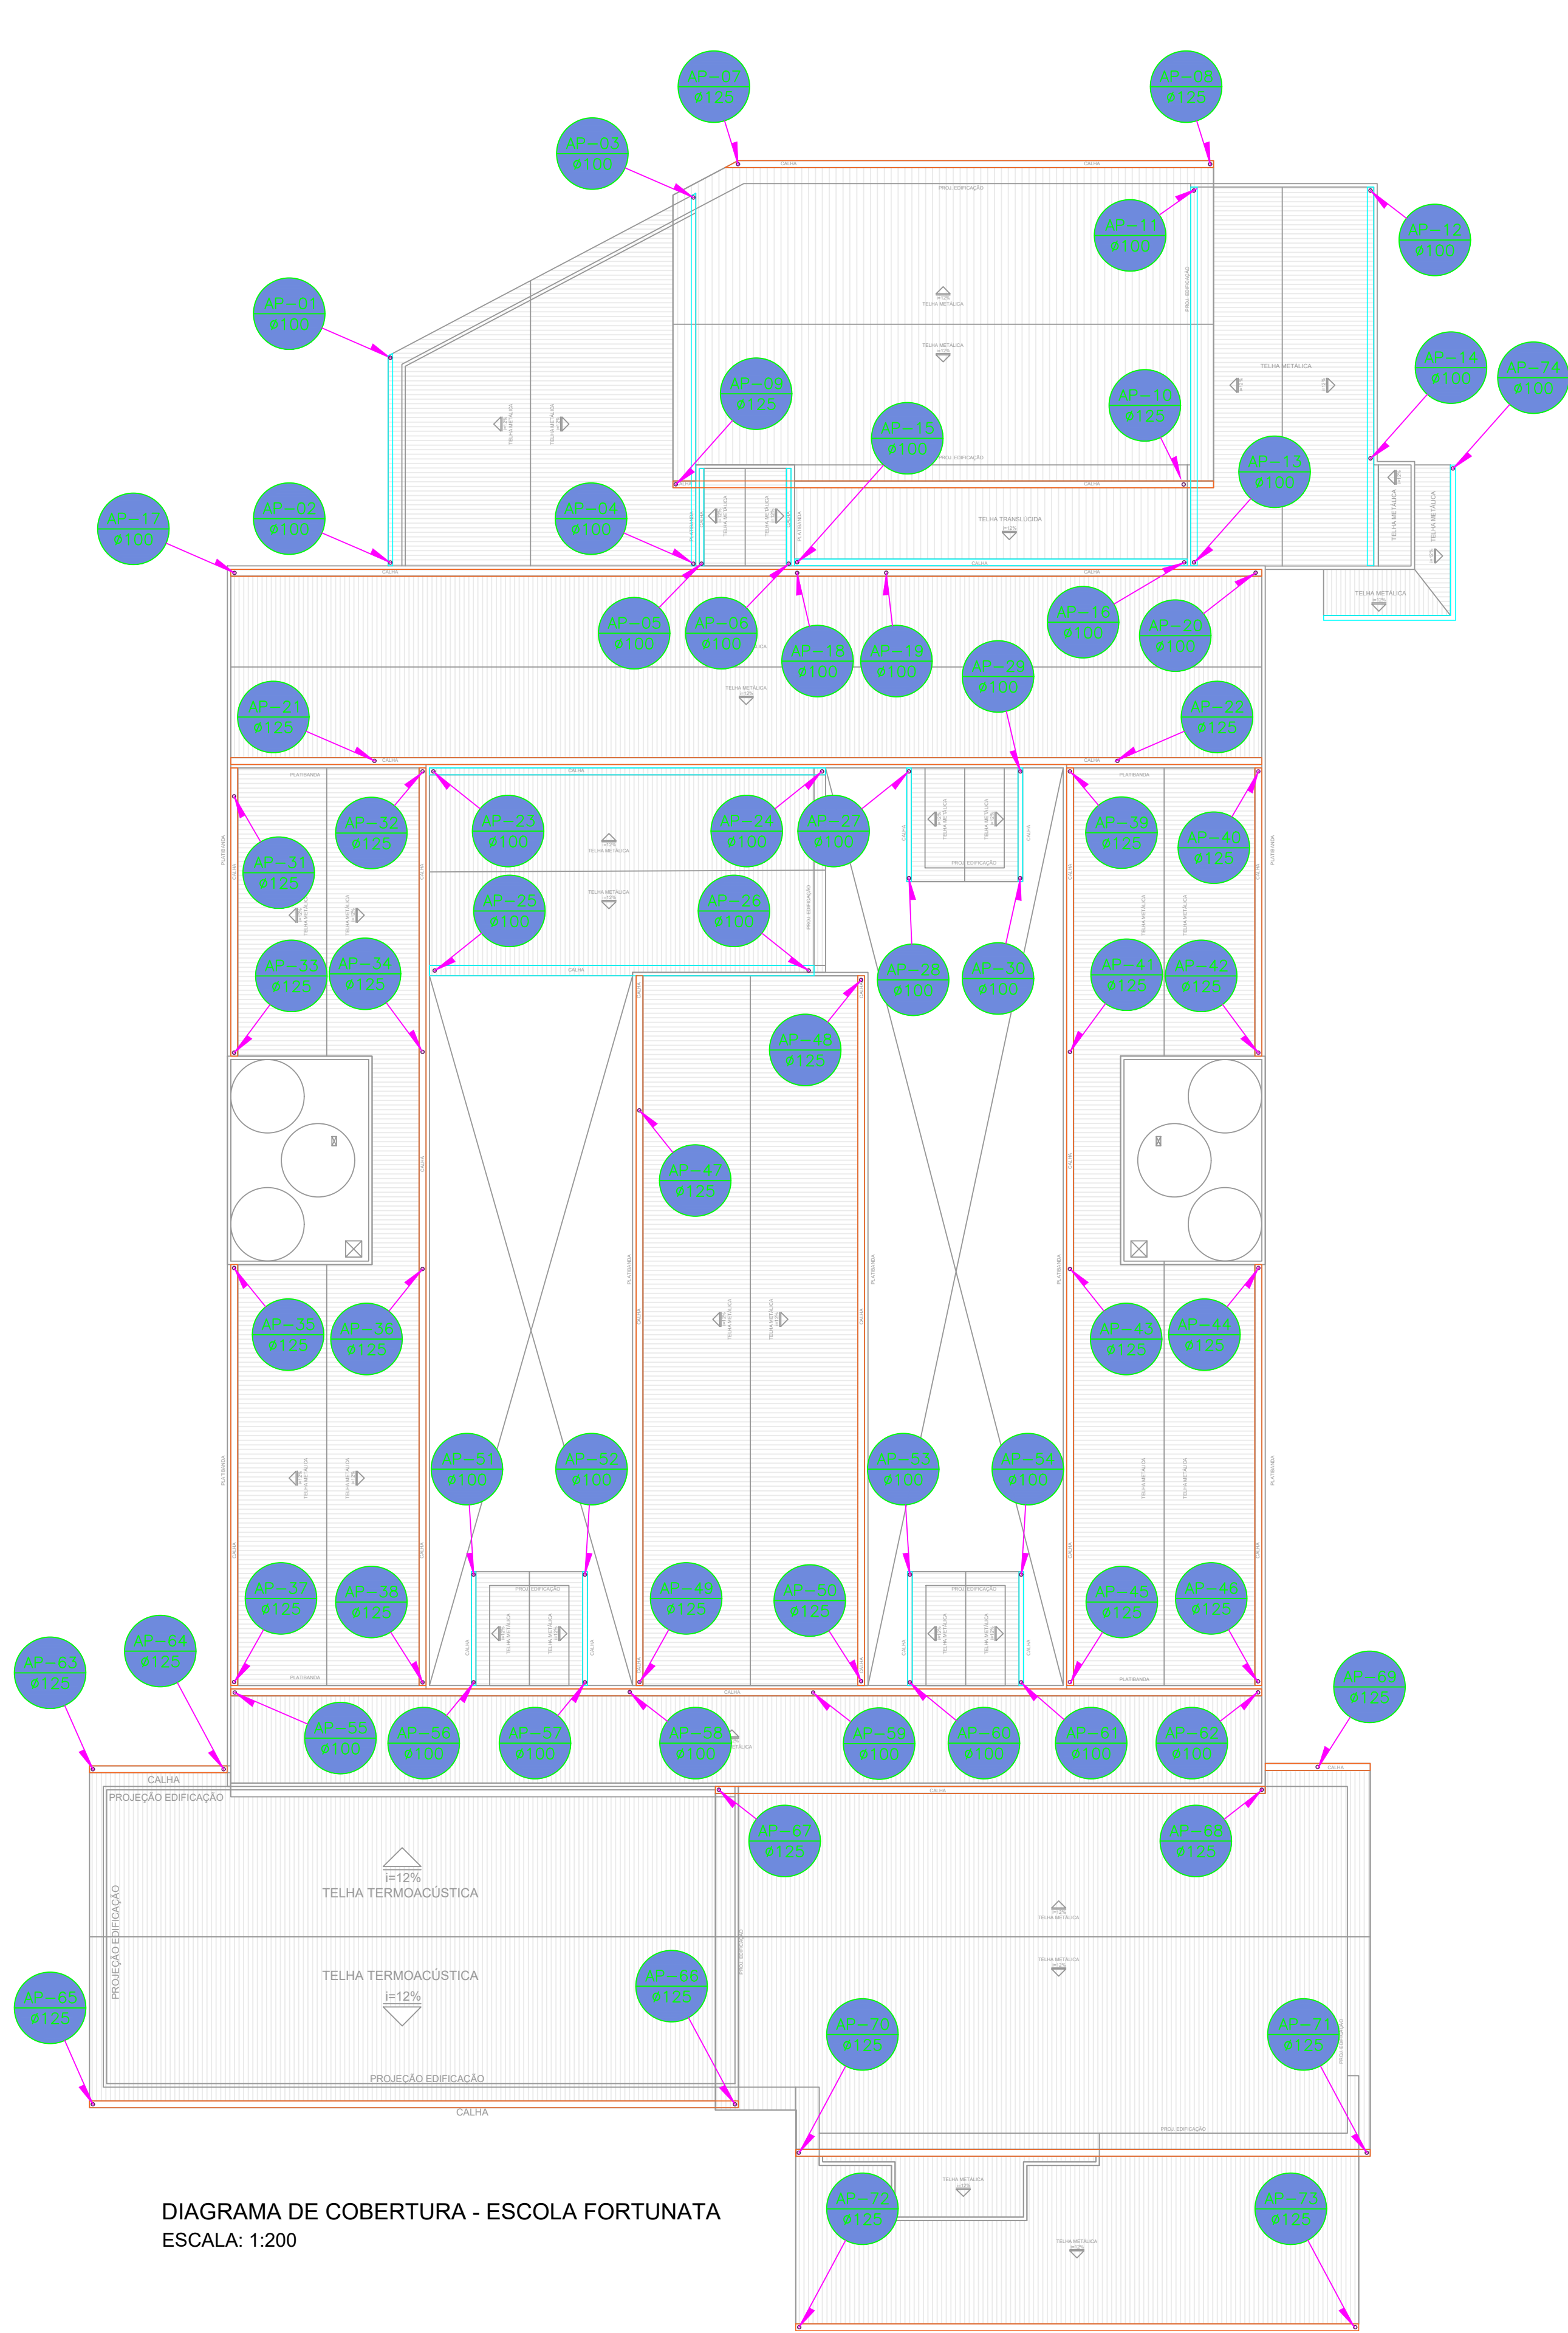
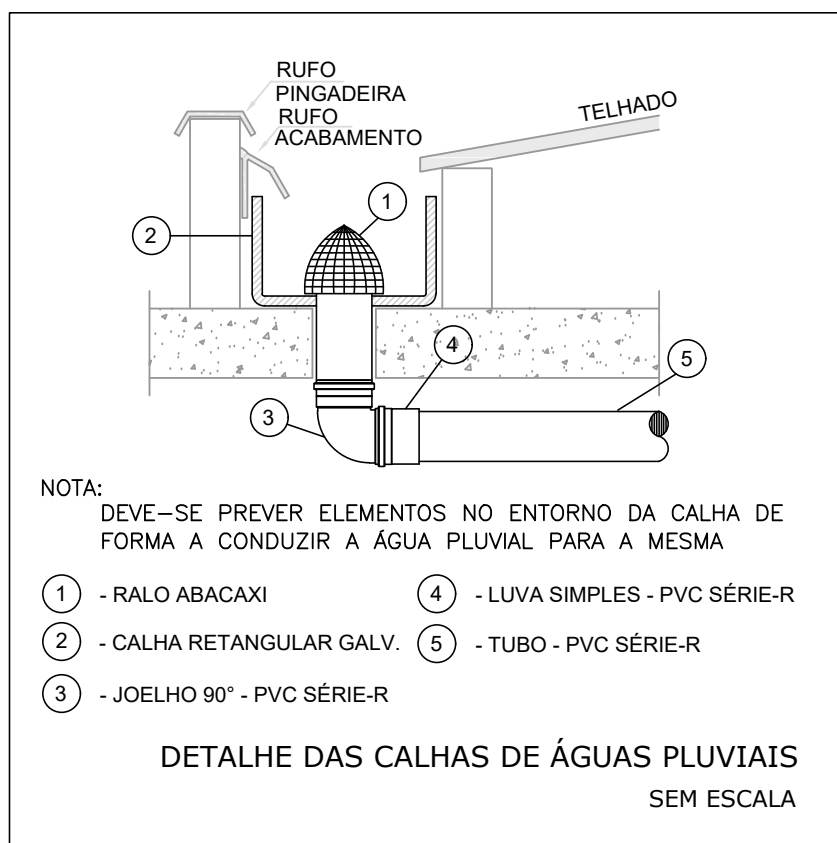
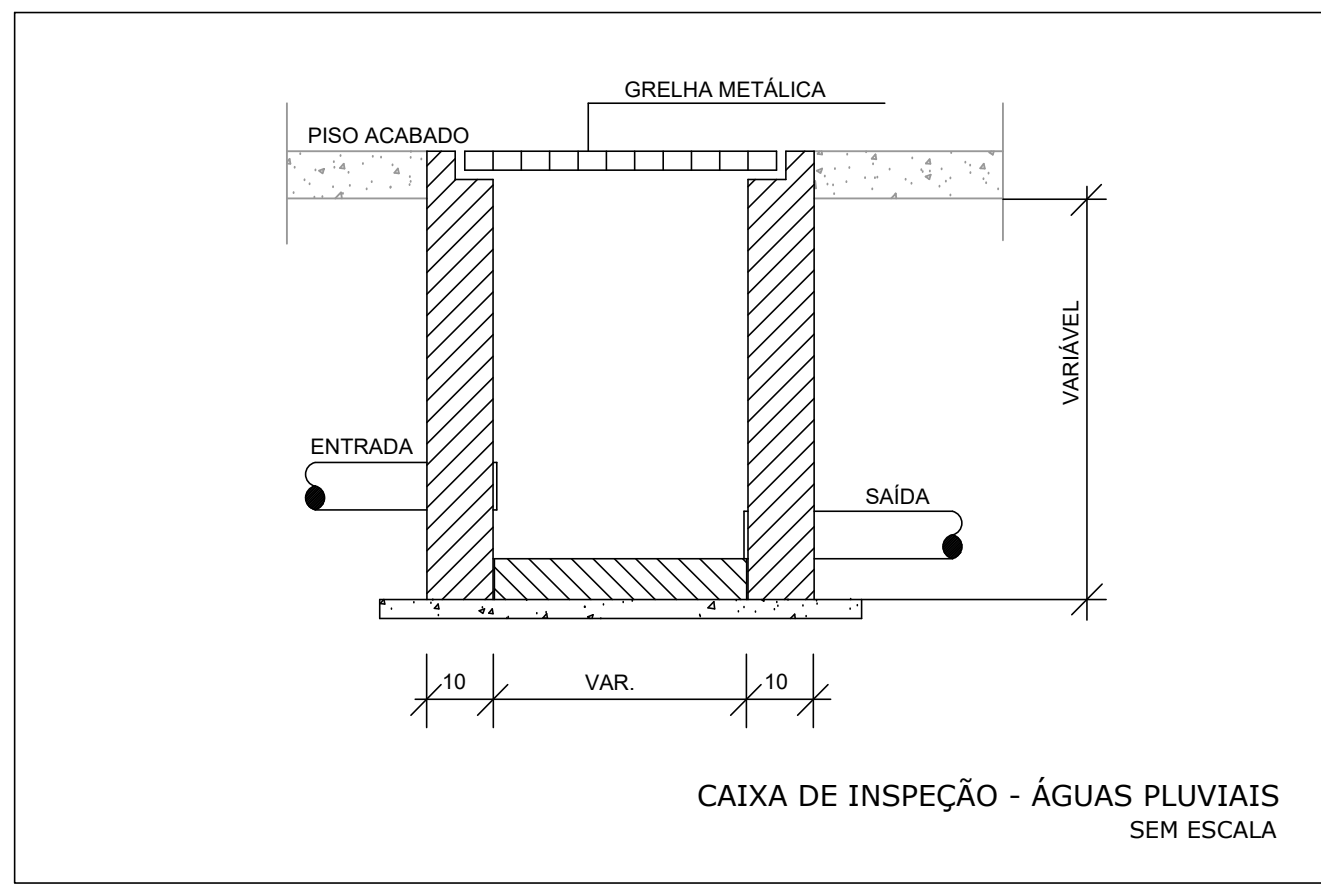


DIAGRAMA DE COBERTURA - ESCOLA FORTUNATA
ESCALA: 1:200



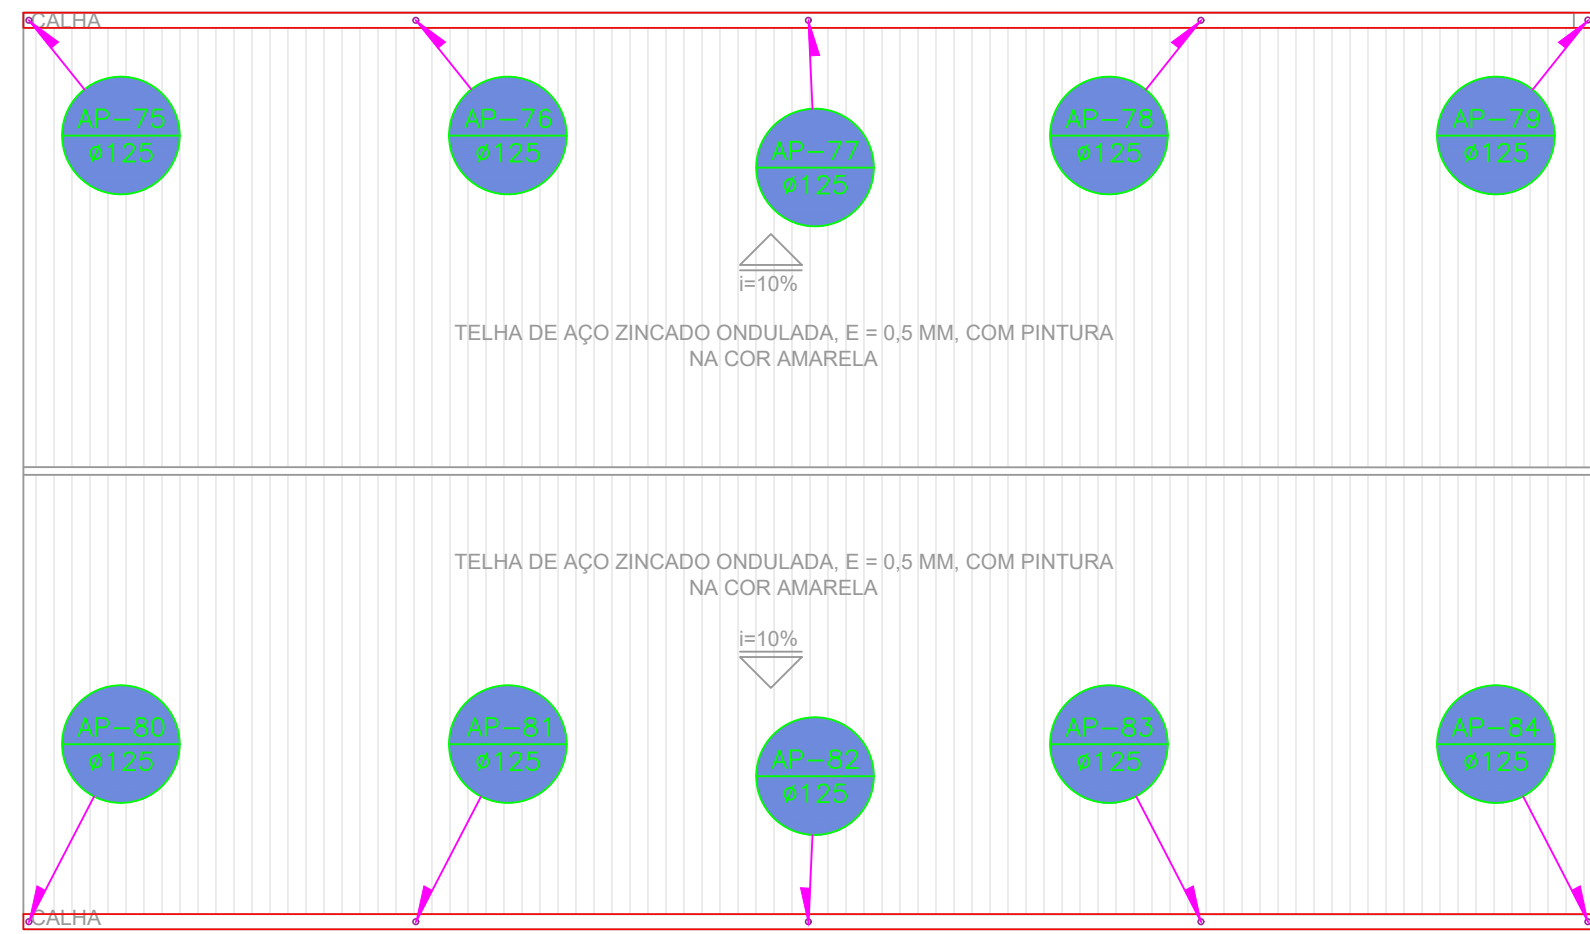


DIAGRAMA DE COBERTURA - GINÁSIOS
ESCALA: 1:200

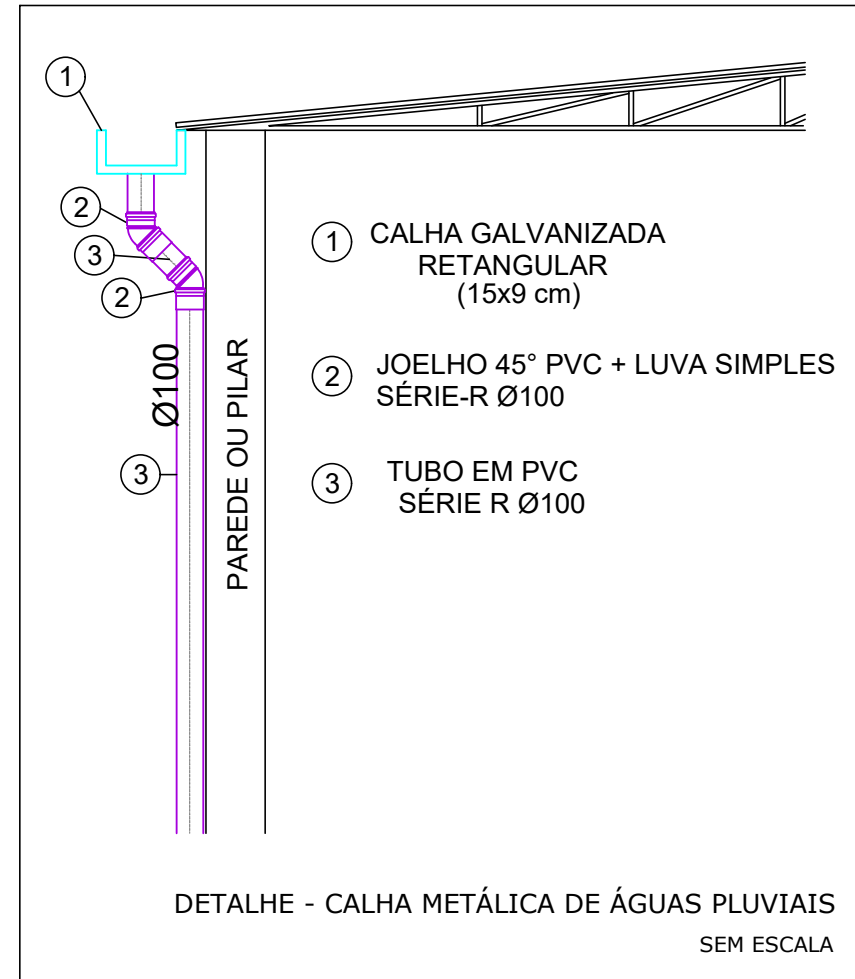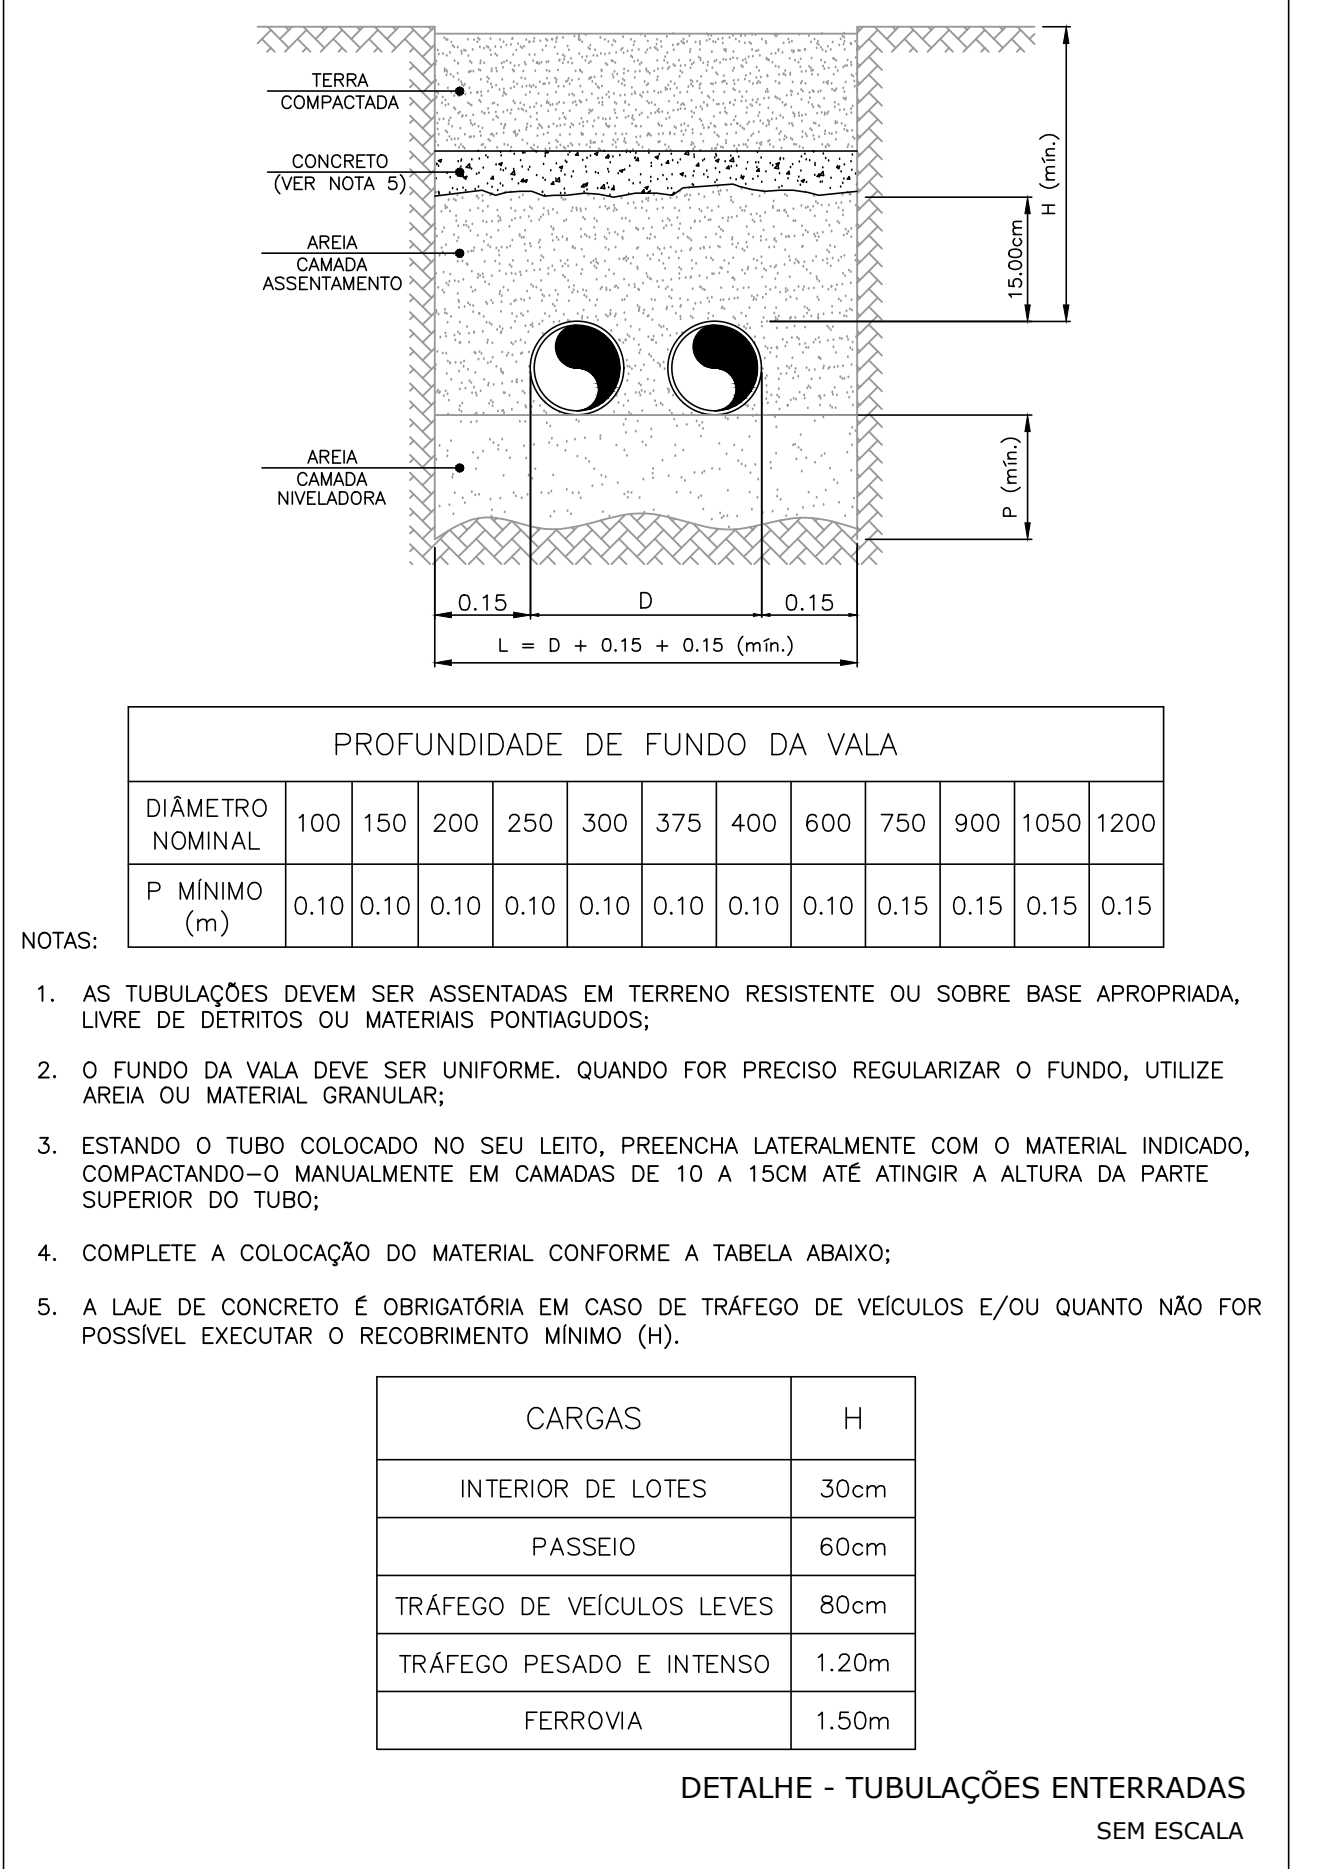

LEGENDA DE CALHAS METÁLICAS RETANGULARES	
	CALHA DES. 33cm - H = 10cm X L = 13cm / i = 1,0%
	CALHA DES. 40cm - H = 12cm X L = 16cm / i = 1,0%
	CALHA DES. 55cm - H = 15cm X L = 25cm / i = 1,0%

NOTAS				
1.	DIÂMETRO DAS TUBULAÇÕES EM mm E COTAS EM cm;			
2.	TODA TUBULAÇÃO DE ÁGUA FRIA SERÁ EM PVC SOLDAVEL;			
3.	TODA TUBULAÇÃO DE ESGOTO SERÁ EM PVC RÍGIDO SANITÁRIO;			
4.	TODA COLUNA DE VENTILAÇÃO DEVERÁ TER SUA EXTREMIDADE SUPERIOR ABERTA À ATMOSFERA E ULTRAPASSAR O TELHADO QUASE 10 CM DE COBERTURA CONFORME DETALHE CONSTRUCTIVO PROPOSTO EM PROJETO;			
5.	TODAS AS CAIXAS DE PASSAGEM DE ESGOTO E ÁGUA PLUVIAL DEVERÃO SER DEVIDAMENTE VEDADAS E SUAS TAMPAS DEVERÃO SER DE FÁCIL REMOÇÃO, A FIM DE PERMITIR FUTURAS MANUTENÇÕES E LIMPEZAS;			
6.	AS ALTURAS DAS CAIXAS DE ESGOTO E ÁGUA PLUVIAL SÃO VARIÁVEIS E DEVERÃO SER ADEQUADAS EM OBRA, DE ACORDO COM O NÍVEL REAL DO TERRENO IN LOCO;			
7.	TODAS AS TUBULAÇÕES DEVERÃO PASSAR SOB AS VIGAS, CASO HAJA A NECESSIDADE DE FUROS EM VIGAS PARA PASSAGEM DAS TUBULAÇÕES, O CALCULISTA DEVERÁ AUTORIZAR A EXECUÇÃO DOS MESMOS E O PROJETISTA HIDRÁULICO DEVERÁ SER INFORMADO PARA REVISÃO DO PROJETO;			
8.	PARA DEMAIS INFORMAÇÕES E ANÁLISES, CONSULTAR MEMORIAL DESCRITIVO DO PROJETO.			

REVISÃO	DESCRIÇÃO	TIPO	ELABORADO	VERIFICADO	DATA
01	EMIÇÃO INICIAL	B	NLR / DMR	DMR	27/03/2020

TIPOS DE EMISSÃO	A- PRELIMINAR B- P. APROVAÇÃO C- P. CONHECIMENTO	D- P. COTAÇÃO E- P. CONSTRUÇÃO F- CONFORME CONTRATO	G- CONFORME CONSTRUÍDO H- CANCELADO
------------------	--	---	--

ELABORAÇÃO:
PROJETA CONSULTORIA E SERVIÇOS
ALMEIDA OSCAR HENRIQUE Nº1040, SHALV 303 E 307 - 04011-000 (SP) - BRASIL
TEL: (11) 3340-4400 / (11) 3340-7079 / (11) 3340-7080
EMAIL: contato@projetaconsultoria.com.br

REALIZAÇÃO:
PREFEITURA MUNICIPAL DE CONGONHAS
RUA PRESIDENTE JUSCELINO KUBITSCHEK, Nº135 - CENTRO
CONGONHAS-MG, CEP: 36415-000
TEL: (31) 3341-1300

NOVA ESCOLA FORTUNATA
CONGONHAS - MG

PROJETO HIDROSSANITÁRIO

AUTOR DO PROJETO:	CONTRATANTE DO PROJETO:
RESPONSÁVEL DA CONTRATANTE:	

DATA: MARÇO/2020	ESCALA: INDICADA	CODIGO: PRJ-HDS
---------------------	---------------------	--------------------

TÍTULO DOS DESENHOS: PROJETO DE DRENAGEM PLUVIAL E APARELHOS AC	PRANCHAS: 18 / 18
--	----------------------

DIREITOS AUTOMAS RESERVADOS. PROIBIDO REPRODUÇÃO, DISTRIBUIÇÃO OU ALTERAÇÃO SEM AUTORIZAÇÃO EXPRESSA DO AUTOR.

TÍTULO DOS DESENHOS:
PROJETO DE DRENAGEM PLUVIAL E APARELHOS AC